
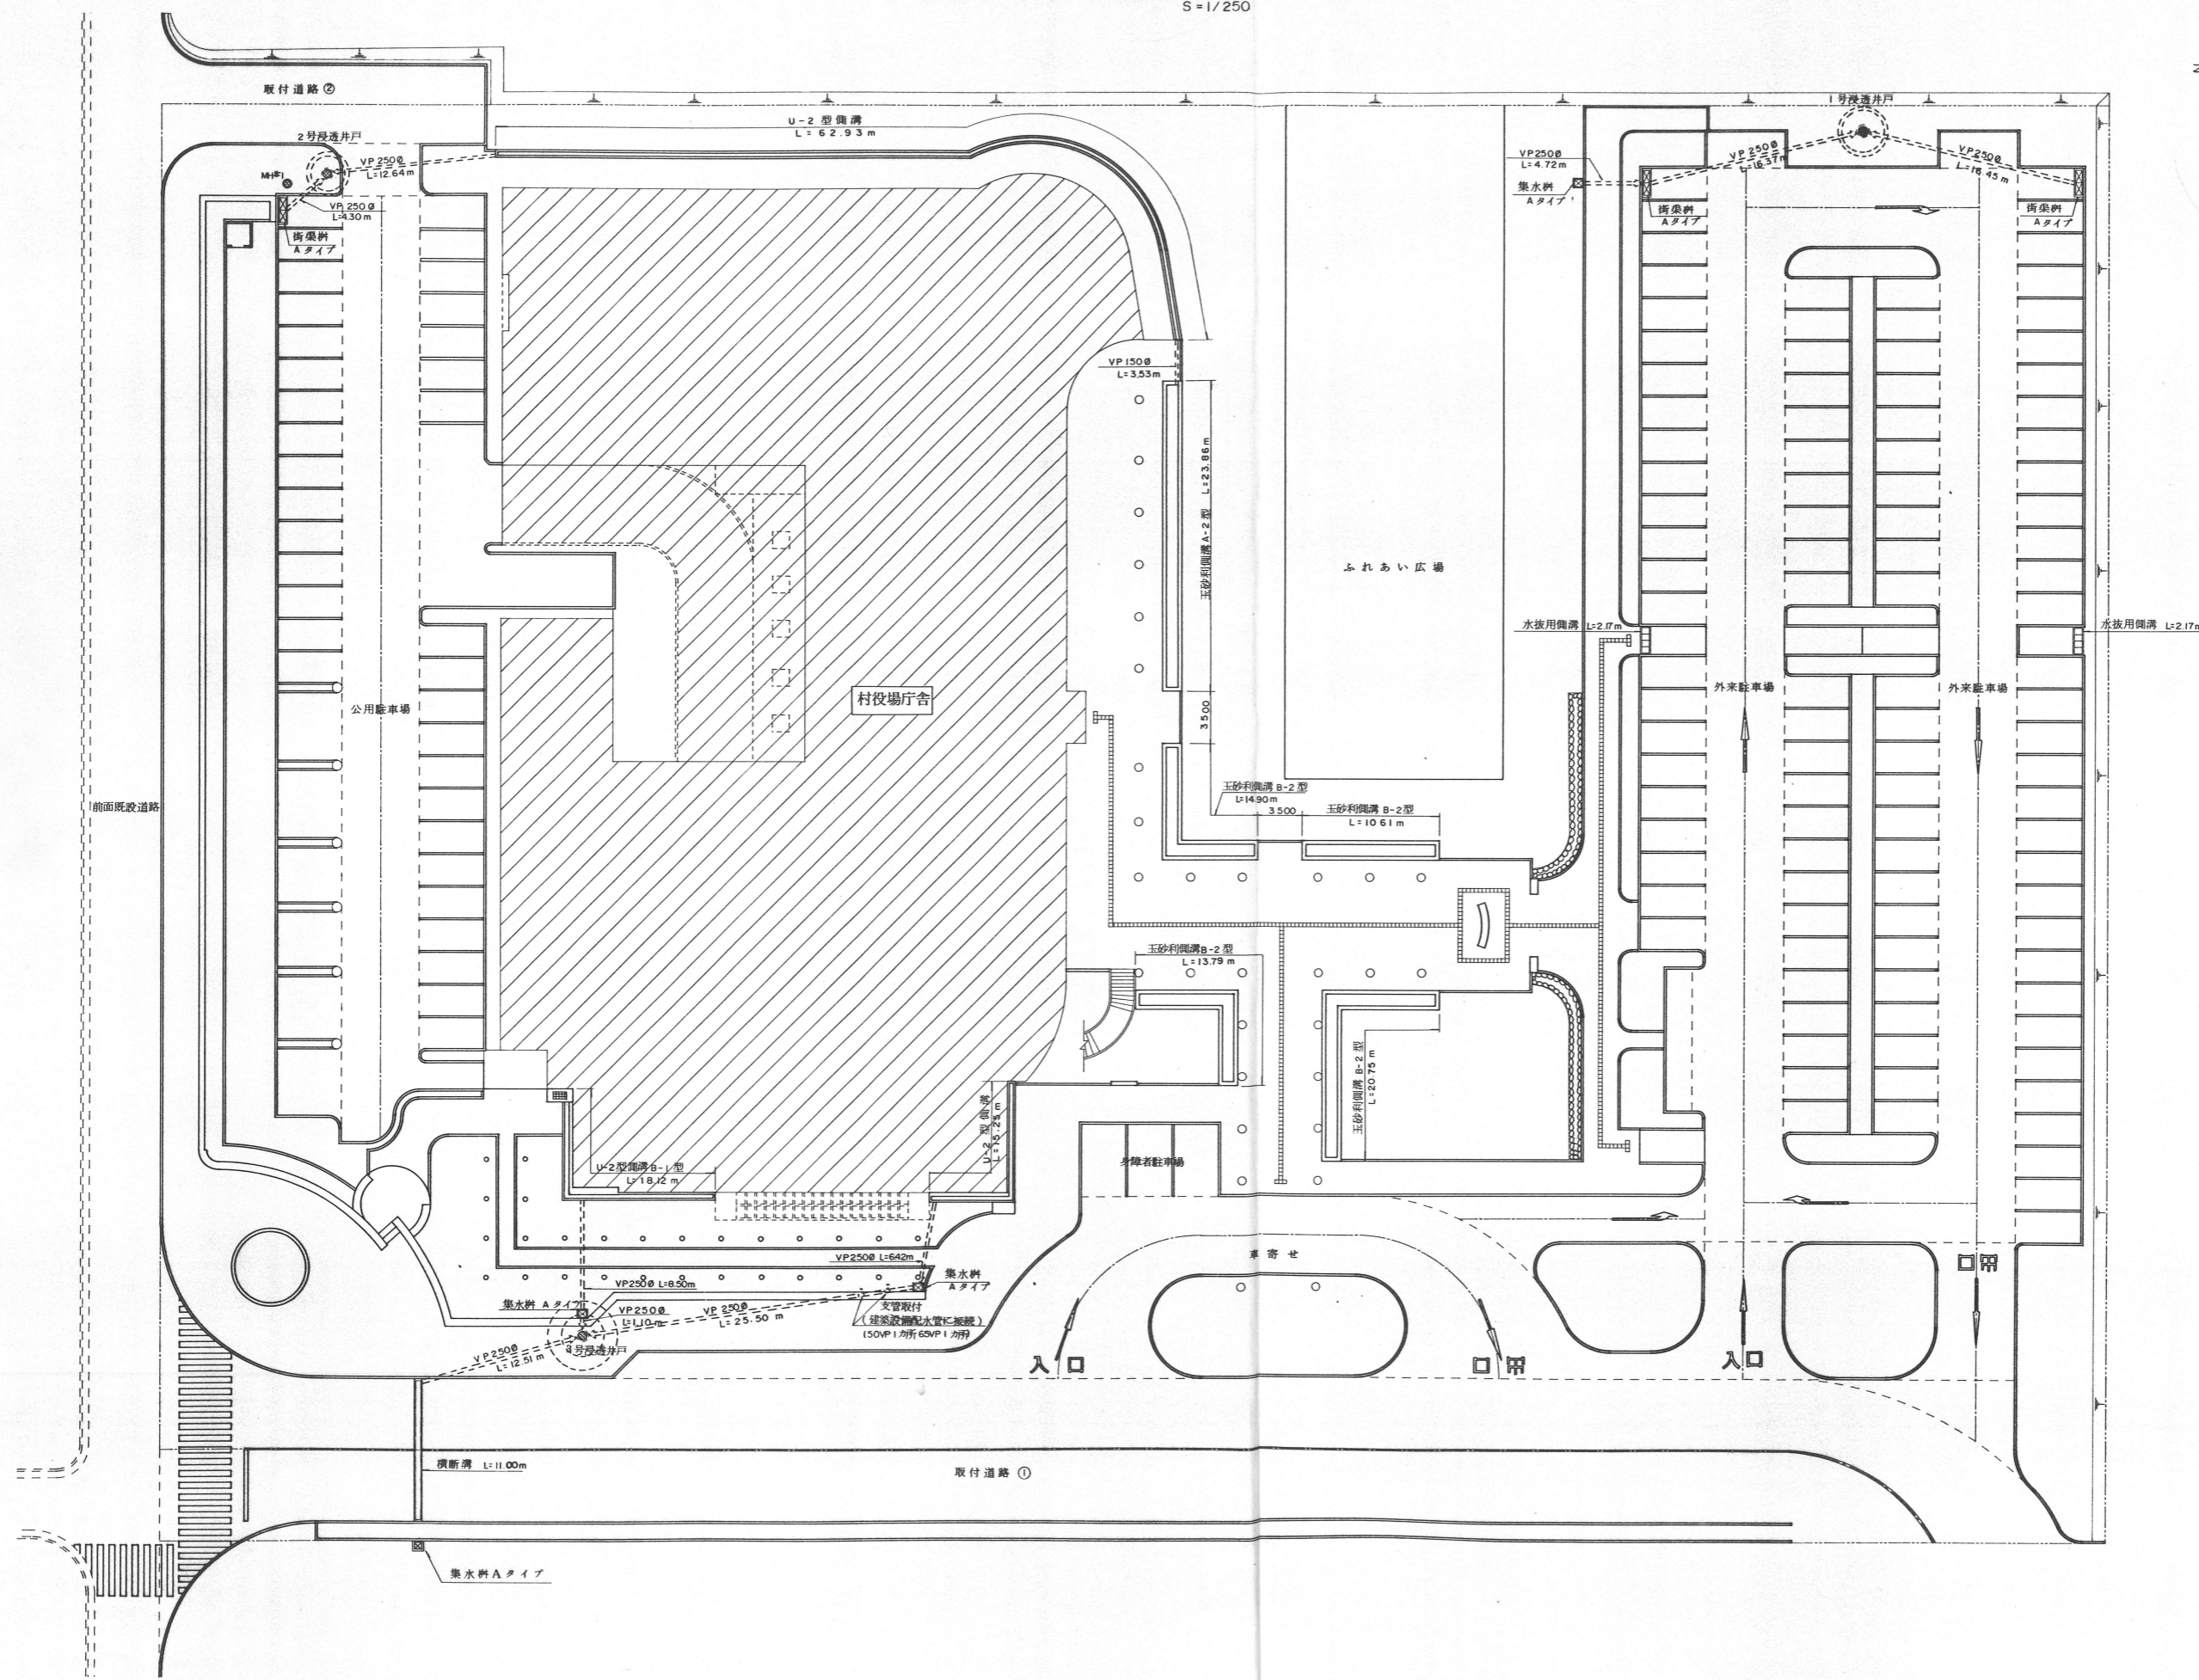


雨水排水計画平面図

S=1/250

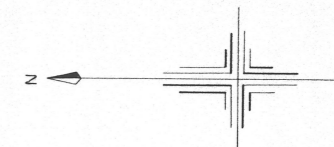

平成8年度	
読谷村役場庁舎外構工事	
位置	読谷村字座喜味地内
図種	雨水排水計画平面図
縮尺	1 / 250
図面番号	30 葉中 5 枚
読谷村役場読谷飛行場転用対策課	